



2 CORTE C
 ESCALA _____ 1:100

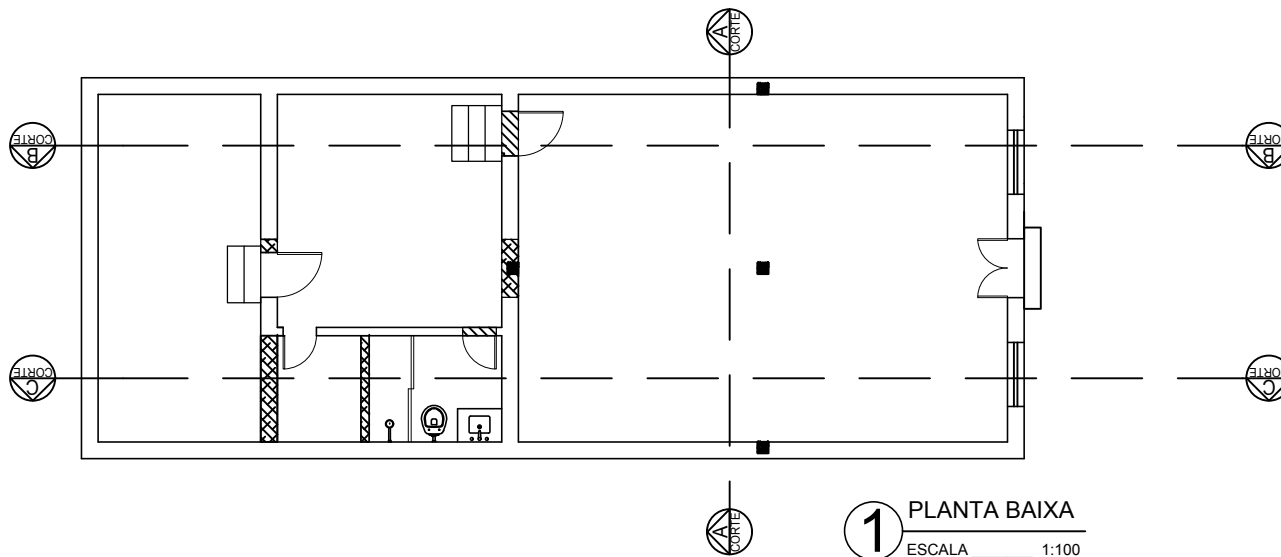

1 PLANTA BAIXA
 ESCALA _____ 1:100

OBRA: REFORMA CASA/ARQUIVO		 Prefeitura Municipal de PENTECOSTE <small>SEC. DE PLANEJAMENTO URBANO E DESENVOLVIMENTO URBANO</small>	
LOCAL: RUA ARTUR MOREIRA DE AZEVEDO		RESPONSÁVEL TÉCNICO: EDINALDO AZEVEDO	
PROJETO: ARQUITETURA		PRANCHA: 04	
CONTEÚDO: PLANTA BAIXA CORTE C		REVISÃO: R-00	ESCALA: 1:100
		DATA: MARÇO/2018	DESENHO: ELTON SALES